

st. 415

st. 451

st. 406

1379/1

2743

st. 425


STÁVAJÍCÍ ŘÁD STL PLYNOVODU
NAPŘÍJENÍ NA ŘÁD PŘÍPOJKOVÝ


1590/4

LEGENDA
INŽENÝRSKÉ

INŽENÝRSKÉ

1590/4

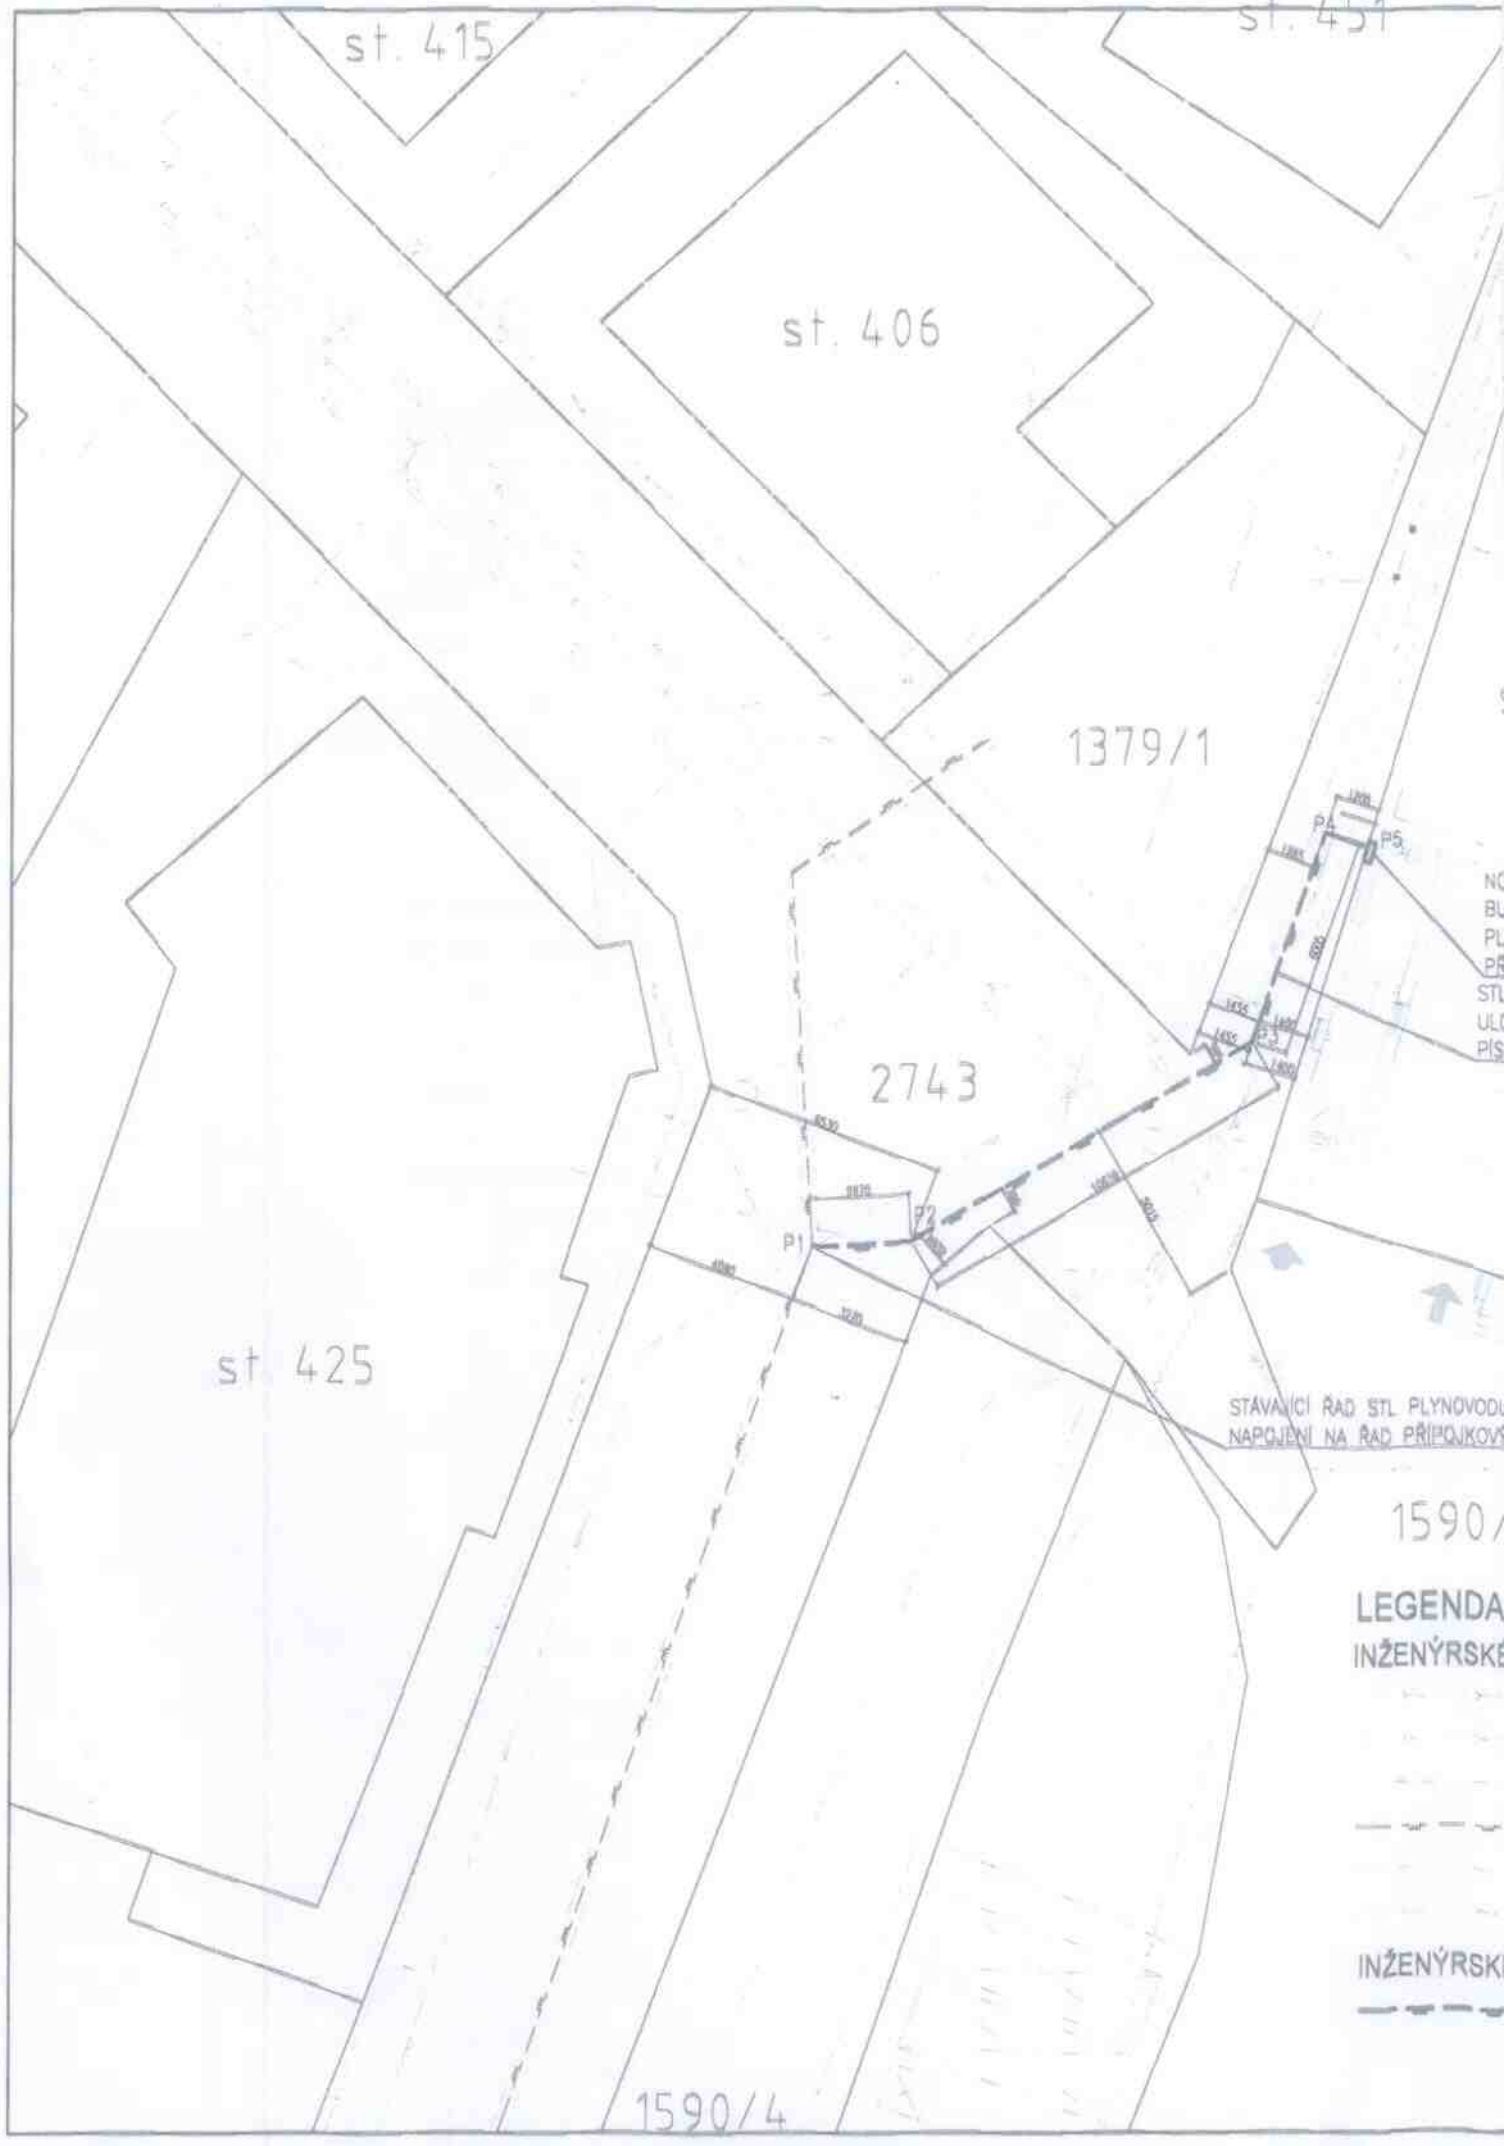

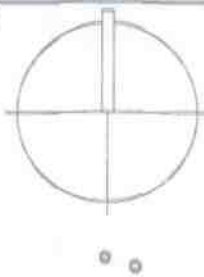

st. 355/2

st. 355/1

st. 355/3

KANALIZACE VE STĚNĚ
JE OSAZEN HUP DN25, REGULÁTOR B6 A
KÓMÉR G4
PŘIJOVACÍ MÍSTO DOMOVNÍHO PLYNOVODU
PLYNOVODNÍ PŘIPOJKA PE32 (DN25)
MONTOVANÉ NA RÍSKOVÉM PODSYPY TL.100mm
VÝVĚ ZÁSYB TL.200mm

PE d53
T-KUSEM

17

SÍTĚ - STÁVAJÍCÍ:

- - - KANALIZACE SPLAŠKOVÁ
- - - KANALIZACE DEŠTOVÁ
- - - VODOVOD
- - - STL PLYNOVOD
- - - KABELY ELEKTRO - SLABOPROUD
- - - KABELY ELEKTRO - NN

SÍTĚ - NÁVRH:

- - - STL PLYNOVODNÍ PŘIPOJKA

změna / revision

Rozměry nutně ověřit na stavbě, případné změny musí být odsouhlaseny projektantem. / Dimensions are to be checked on site, eventual changes must be approved by architect.

generální projektant / project director

Miroslav Večerník
projekční ateliér
Josefa Hory 4078/19
468 04 Jablonec nad Nisou
tel.: +420 808 439 422
email: vecernik.miroslav@seznam.cz
IČ: 026 78 471

projekt / project

strojírenská dílna Malá Skála
rekonstrukce

investor / client

rally components s.r.o.
Vranové 1.díl 384
468 22 Malá Skála

stupeň / work stage

stavební povolení

část / part

D - Dokumentace stavby

profese / specialist

Přípojka plynu

zpracovatel částí / prepared by

Ing. Hana Hrochová
AO ČKAIT 0501210
tel.: +420 777 001 352
email: hanke.hrochova@gmail.cz

vypracoval / drawn by
Ing. Hana Hrochová

kontroloval / checked by
Ing. Hana Hrochová

zodp. projektant / authorised
Ing. Hana Hrochová

výkres / drawing

SITUACE

1:200

datum / date

měřítko / scale

05/2019

č. paré copy no.	stupeň work stage	profese specialist	změna revision
1908	DSP	D	02 00
č. projektu project no.	část part	č. výkresu drw. no.	

