



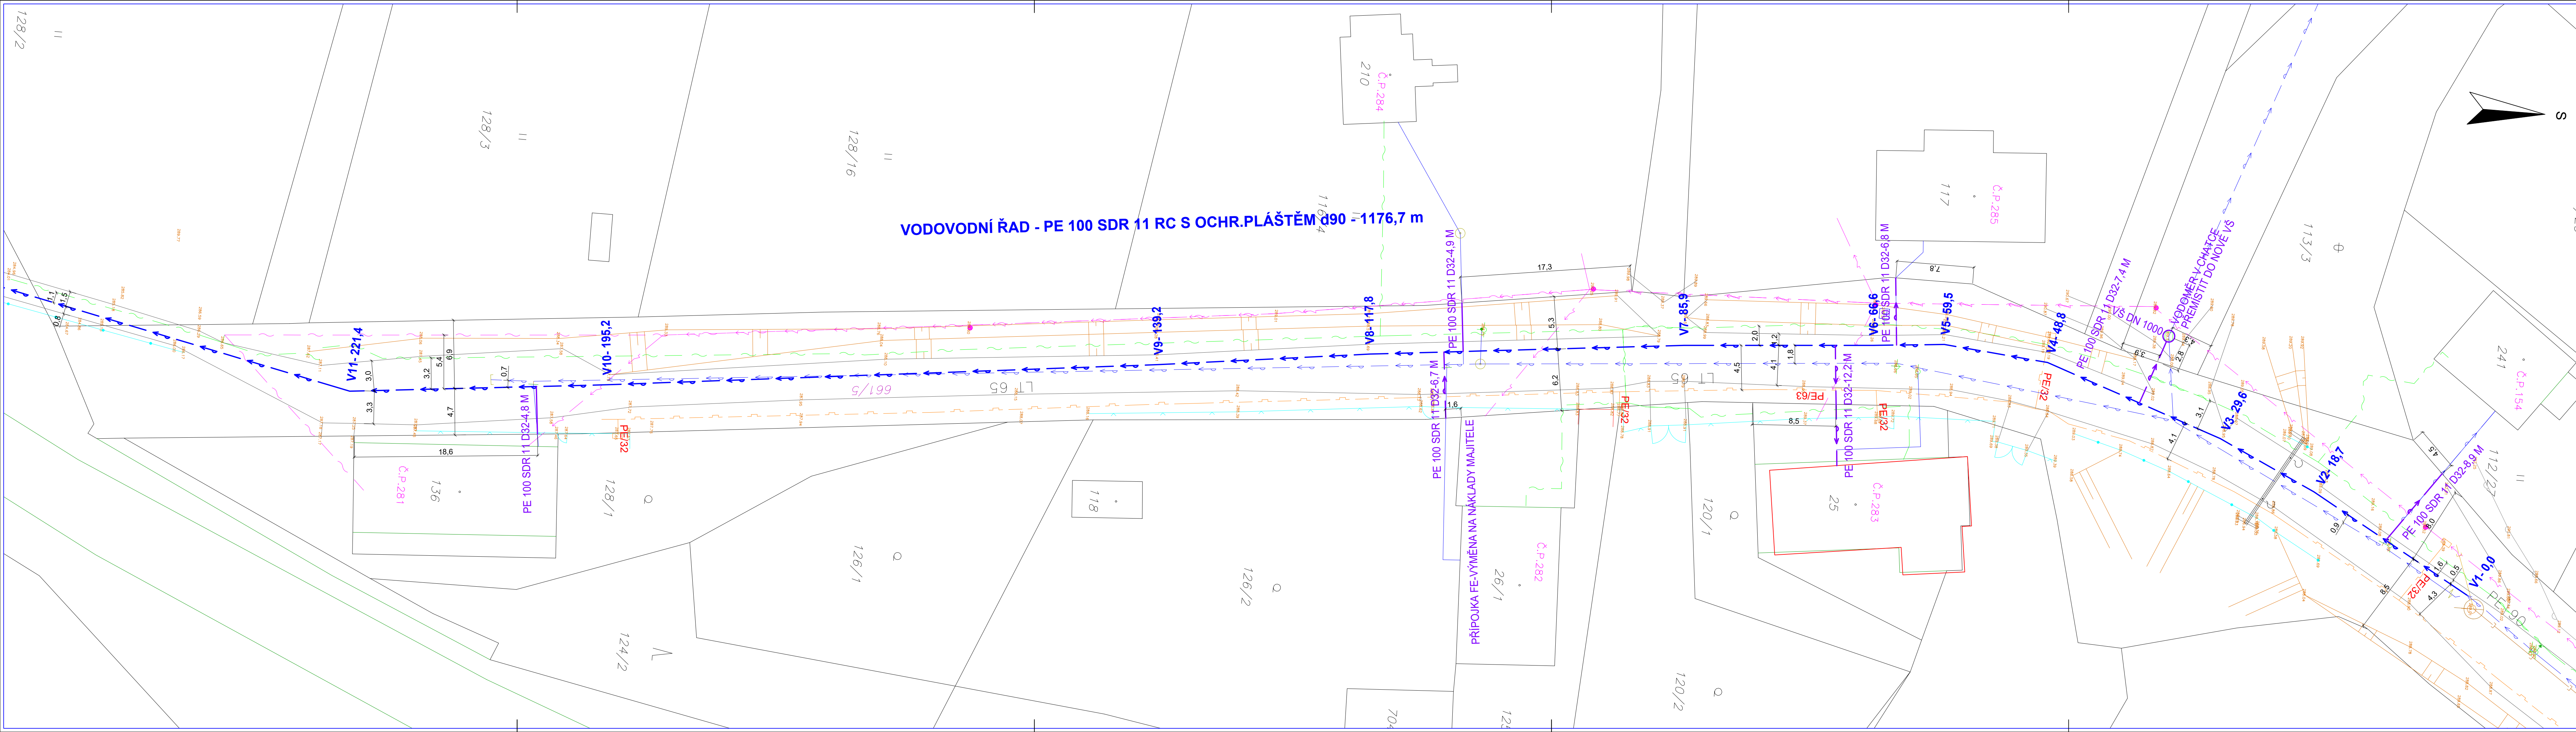

- LEGENDA:**
- VODOVOD NOVÝ
 - VODOVODNÍ PŘÍPOJKY NOVÉ
 - VODOVOD/VODOVODNÍ PŘÍPOJKY, STÁVAJÍCÍ
 - VODOVOD "LEŠNÍ", STÁVAJÍCÍ
 - SILOVÉ VEDENÍ NN, NADZEMNÍ - ČEZ
 - SILOVÉ VEDENÍ VN, NADZEMNÍ - ČEZ
 - PLYNOVOD
 - SEK, PODZEMNÍ - CETIN
 - SEK, NADZEMNÍ - CETIN
 - KANALIZACE SPLAŠKOVÁ, STÁVAJÍCÍ
 - KANALIZACE DEŠTOVÁ, STÁVAJÍCÍ

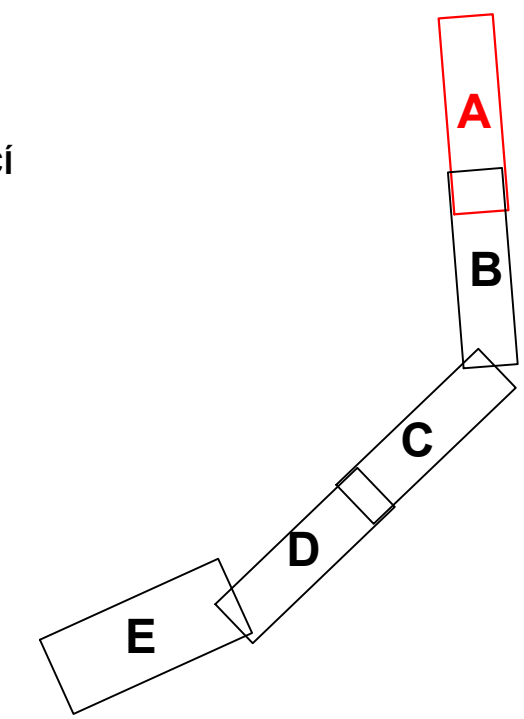

Investor		VODOHOSPODÁŘSKÉ SDRUŽENÍ TURNOV ANTONINA DVORÁKA 287, 511 01 TURNOV IČO: 49295934	
Hlavní projektant	Vypracoval	VEDU VODU s.r.o. VEDU VODU 1. máje 423, 294 41 Dobruška tel: 604 447 166, 602 422 354 E-mail: evzen.kozak@seznam.cz	
ing.E.Kozák	ing.E.Kozák, V.Bičiště		
stavba:	číslo zakázky:	22001	
MALÁ SKÁLA, KŘÍŽKY – VODOVOD	stupeň PD:	DUSP	
objekt: VODOVOD	datum:	11/2022	
obsah: KOORDINANČNÍ SITUACNÍ VÝKRES DÍL A	měřítko: 1:250	formát: 6x44	
název dig.souboru: 22001-C.3 SITUACE.DWG	číslo přílohy:	C.3.1	
		04	