



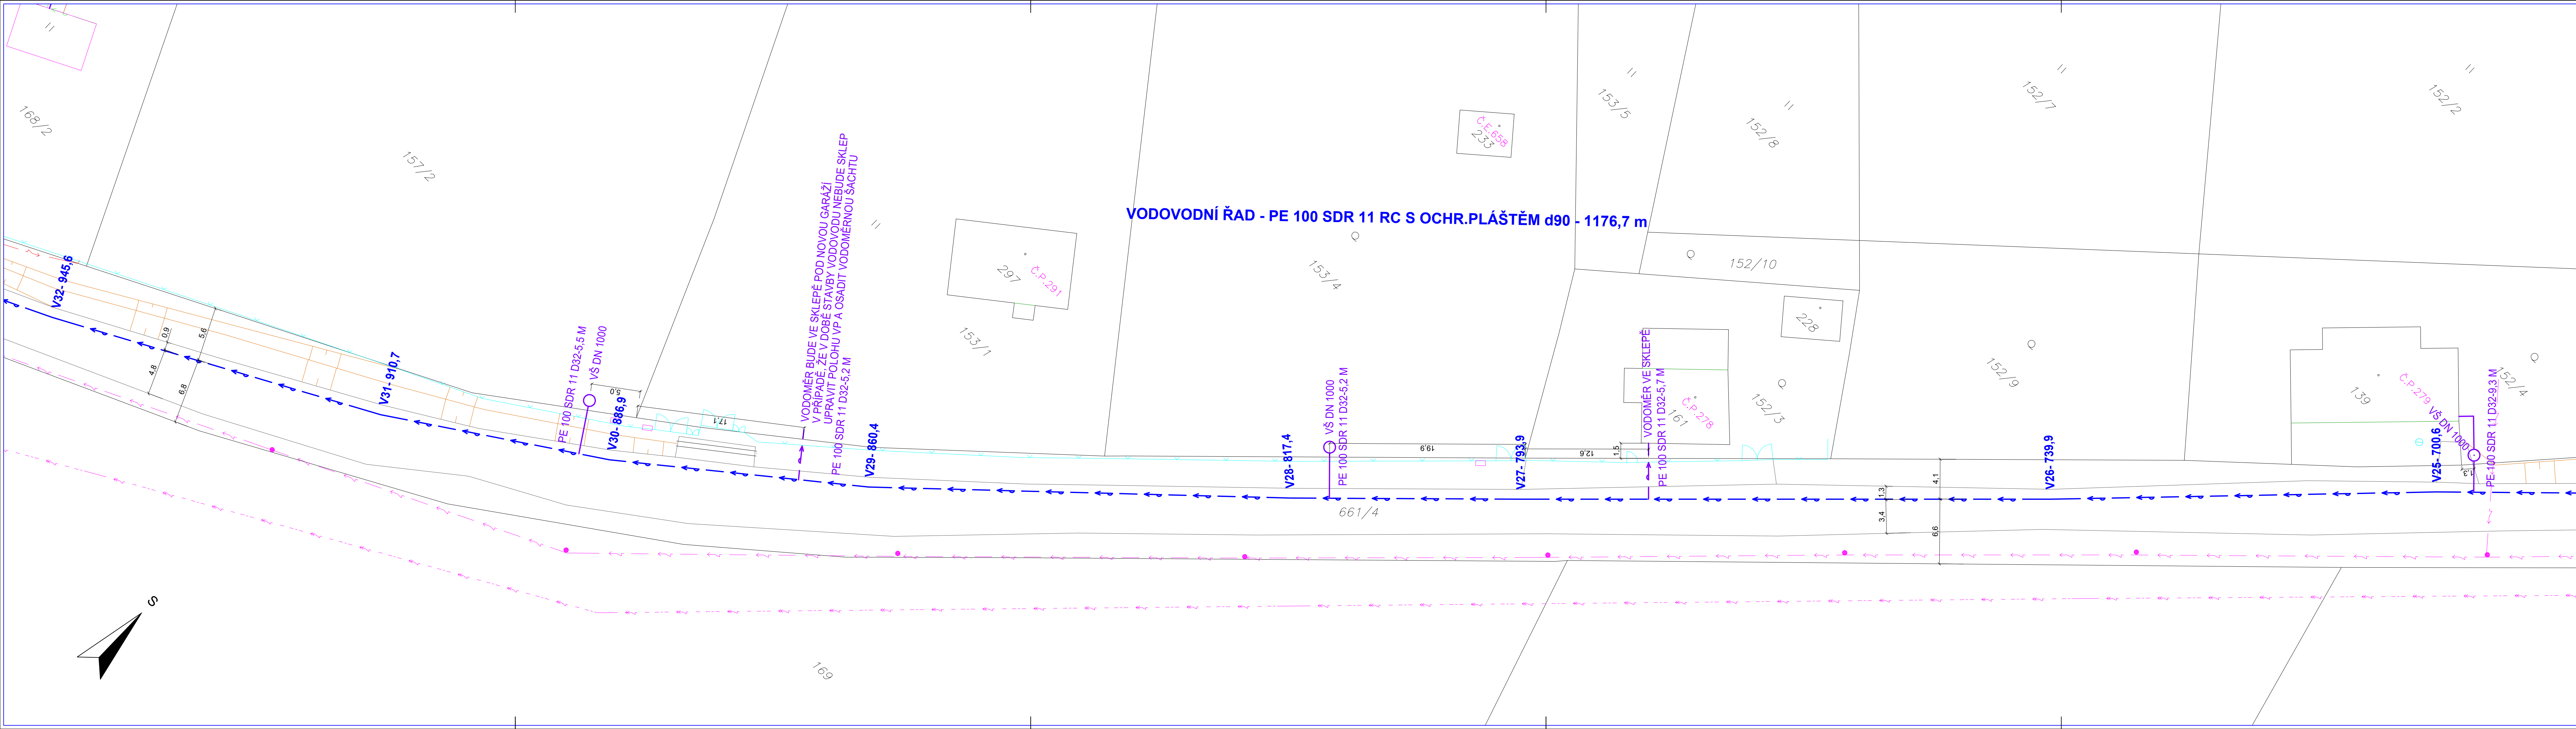

- LEGENDA:**
- VODOVOD NOVÝ
 - VODOVODNÍ PŘÍPOJKY NOVÉ
 - VODOVOD/VODOVODNÍ PŘÍPOJKY, STÁVAJÍCÍ
 - VODOVOD "LEŠNÍ", STÁVAJÍCÍ
 - SILOVÉ VEDENÍ NN, NADZEMNÍ - ČEZ
 - SILOVÉ VEDENÍ VN, NADZEMNÍ - ČEZ
 - PLYNOVOD
 - SEK, PODZEMNÍ - CETIN
 - SEK, NADZEMNÍ - CETIN
 - KANALIZACE SPLAŠKOVÁ, STÁVAJÍCÍ
 - KANALIZACE DEŠŤOVÁ, STÁVAJÍCÍ

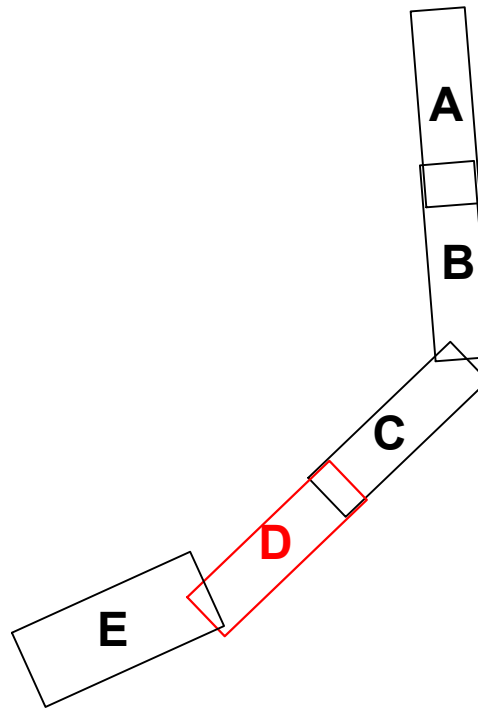

Investor VODOHOSPODÁŘSKÉ SDRUŽENÍ TURNOV ANTONINA DVOŘÁKA 287, 511 01 TURNOV IČO: 49295934			
Hlavní projektant ing.E.Kozák	Vypracoval ing.E.Kozák, V.Bičiště	VEDU VODU s.r.o. VEDU VODU 1. máje 423, 294 41 Dobruška tel: 604 447 166, 602 422 354 E-mail: evzen.kozak@seznam.cz	
stavba: MALÁ SKÁLA, KŘÍŽKY – VODOVOD		číslo zakázky: 22001	
objekt: VODOVOD		stupeň PD: DUSP	
obsah: KOORDINANČNÍ SITUAČNÍ VÝKRES DÍL D		datum: 11/2022	
název dig.souboru: 22001-C.3 SITUACE.DWG		měřítko: 1:250	formát: 6x44
číslo přílohy: C.3.4		výtisk číslo: 07	