



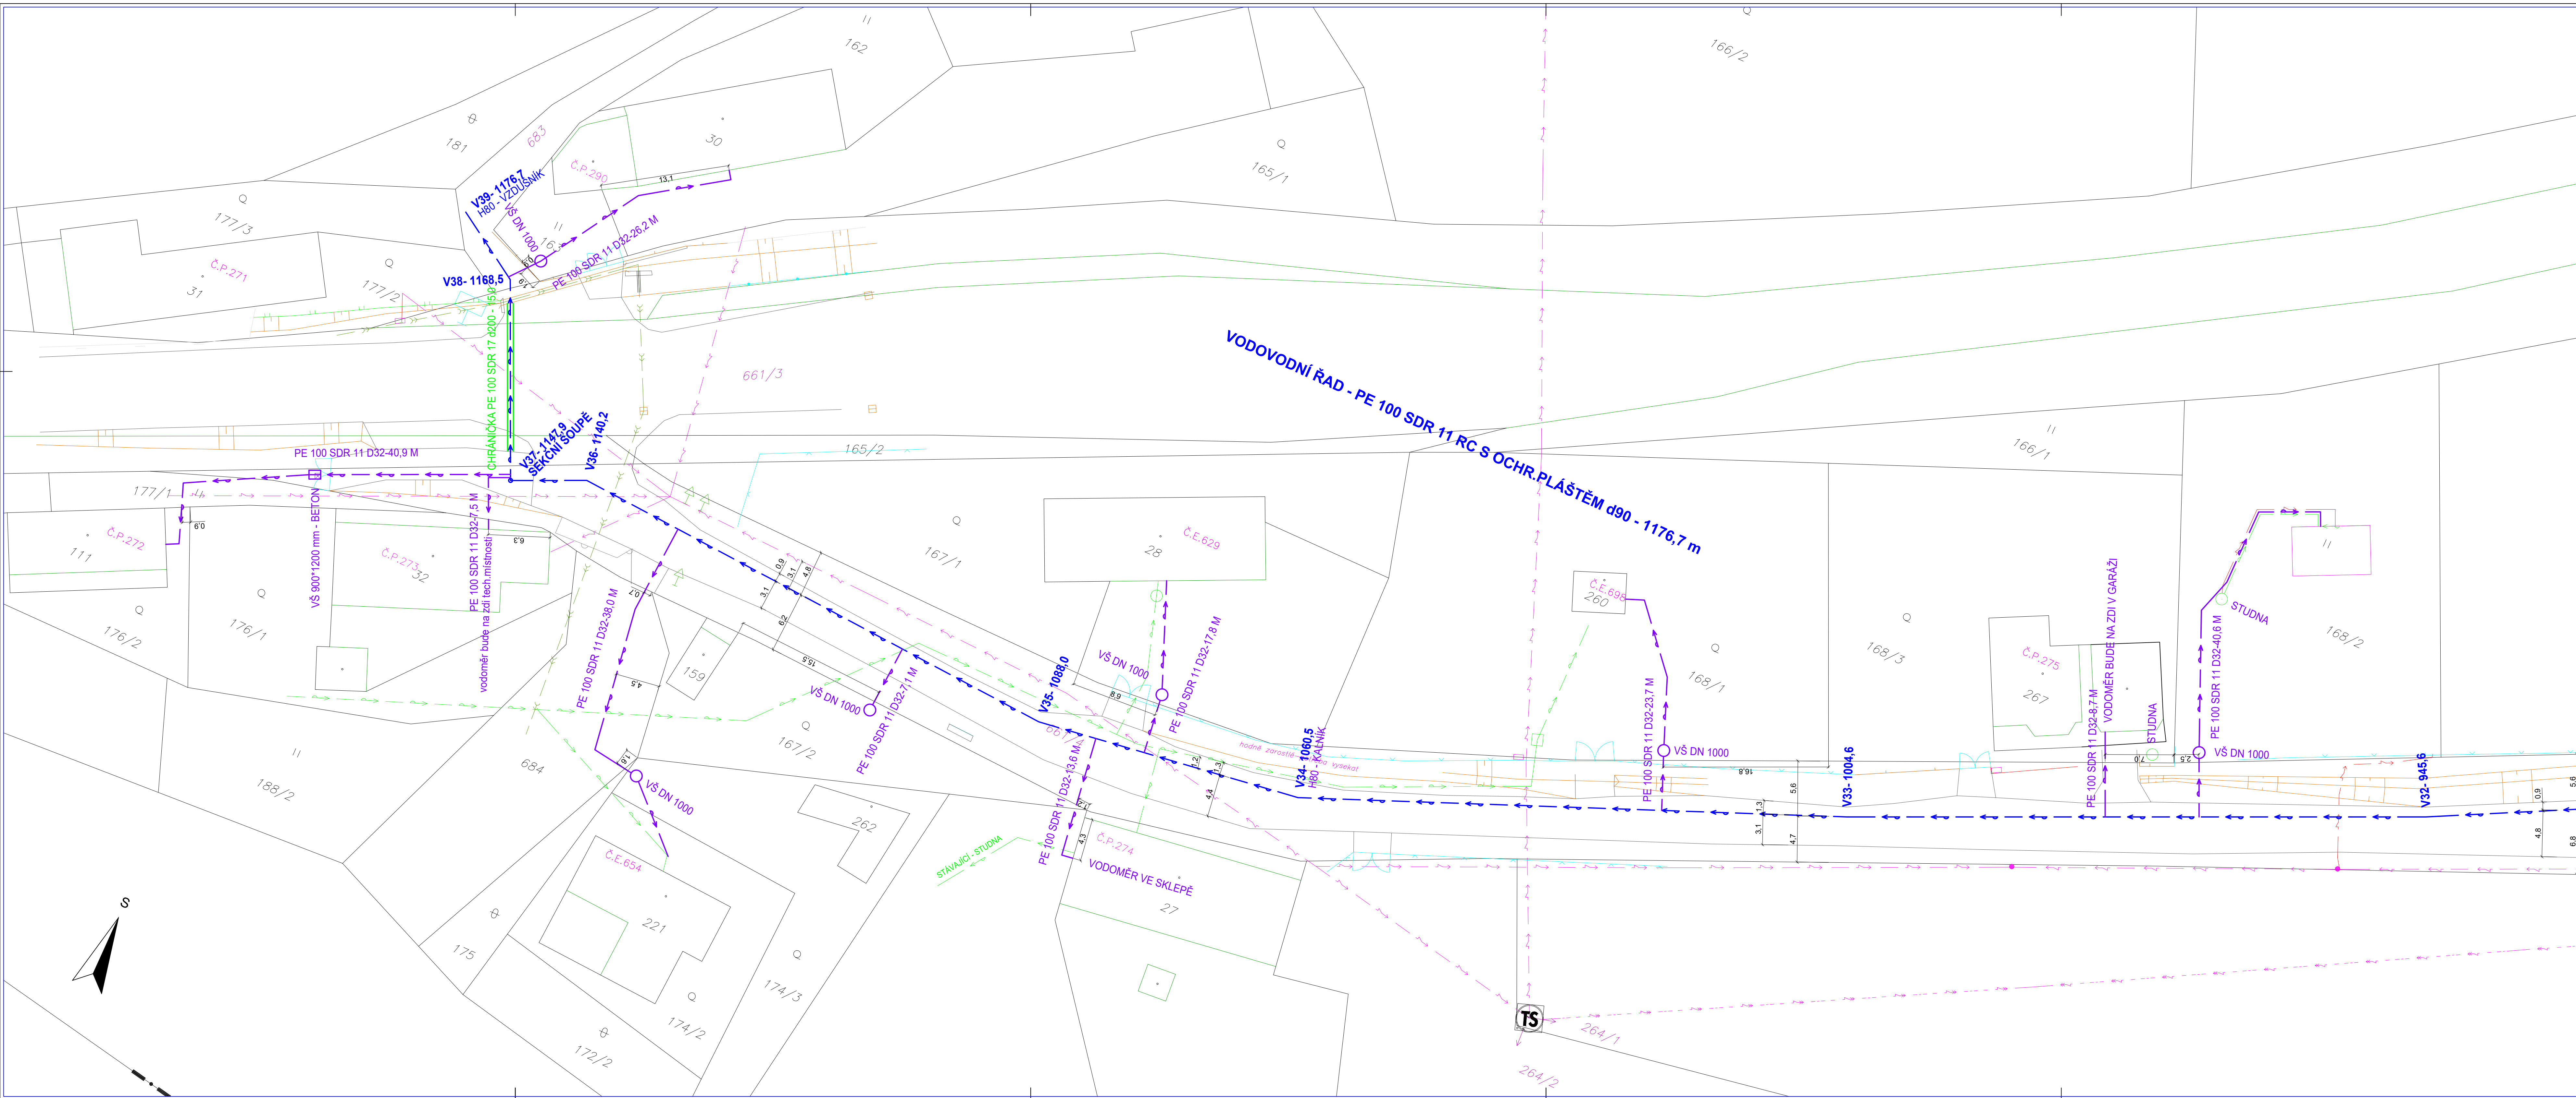

- LEGENDA:
- VODOVOD NOVÝ
 - VODOVODNÍ PŘÍPOJKY NOVÉ
 - VODOVOD/VODOVODNÍ PŘÍPOJKY, STÁVAJÍCÍ
 - VODOVOD "LESNÍ", STÁVAJÍCÍ
 - SILOVÉ VEDENÍ NN, NADZEMNÍ - ČEZ
 - SILOVÉ VEDENÍ VN, NADZEMNÍ - ČEZ
 - PLYNOVOD
 - SEK, PODZEMNÍ - ČETIN
 - SEK, NADZEMNÍ - ČETIN
 - KANALIZACE SPLÁŠKOVÁ, STÁVAJÍCÍ
 - KANALIZACE DEŠŤOVÁ, STÁVAJÍCÍ

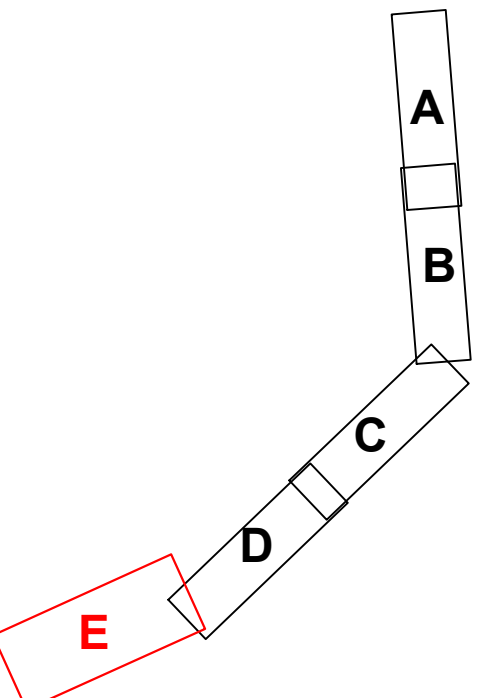

Investor		VODOHOSPODÁŘSKÉ SDRUŽENÍ TURNOV		
		ANTONINA DVORÁKA 287, 511 01 TURNOV IČO: 49295934		
Hlavní projektant	Vypracoval		VEDU VODU s.r.o.	
ing.E.Kozák	ing.E.Kozák, V.Bíloštit			
		1. náje 423, 294 41 Dobruovice tel. 604 447 166, 602 422 354 E-mail: evzenkozak@seznam.cz		
stavba:				
MALÁ SKÁLA, KŘÍŽKY – VODOVOD				
objekt: VODOVOD	číslo zakázky:		22001	
obdob:	stupeň PD:		DUSP	
KOORDINANČNÍ SITUAČNÍ VÝKRES DÍL E		datum:		11/2022
		měřítko: 1:250		formát: 12xM4
		výkres číslo:		výtisk číslo:
		08		
název dig.souboru:		číslo přílohy:		
22001-C.3. SITUACE.DWG		C.3.5		